


СОГЛАСОВАНО:

ГАП									
Гл. спец. ЭС									
Гл. Спец. КМ, КЖ									

Инв. N подл.	Подпись и дата	Взамен инв. N
--------------	----------------	---------------

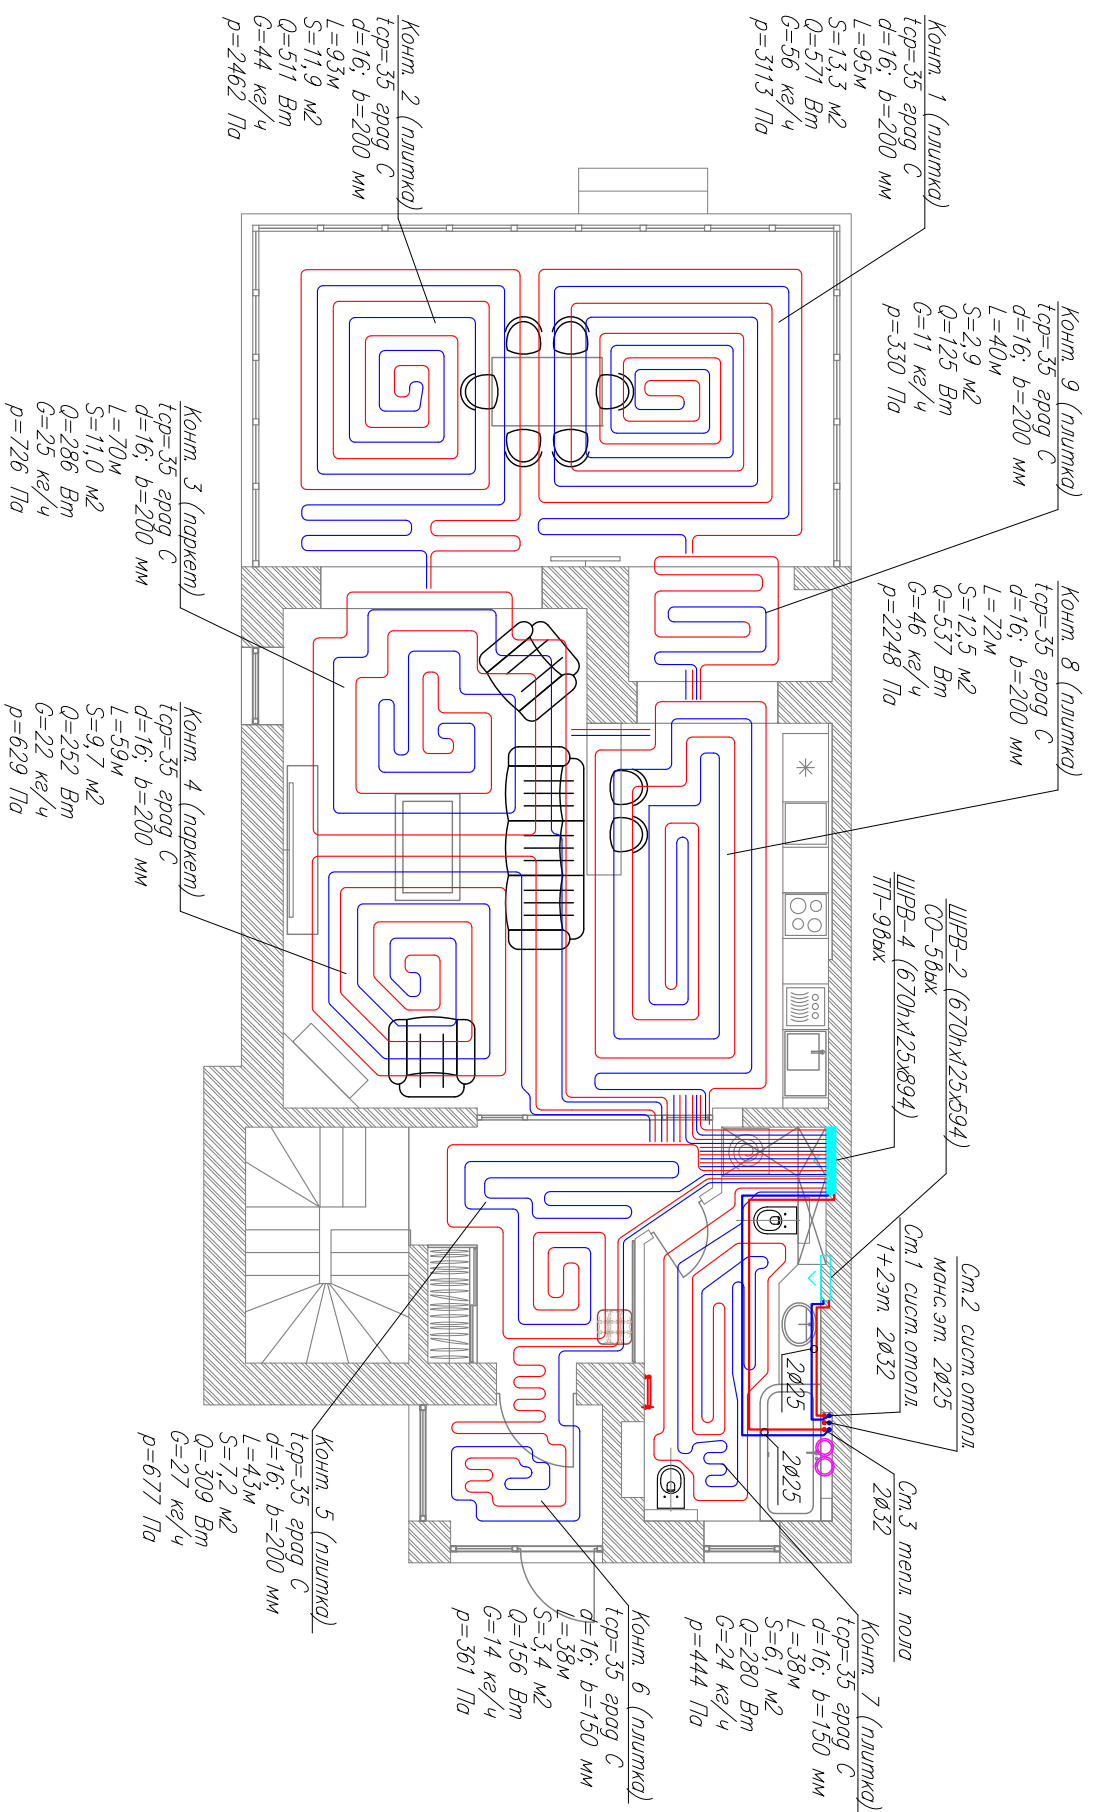

Условные обозначения:



— шкаф коллекторный

ШРВ — встраиваемый шкаф;
 ШРН — наружный шкаф;
 670h — высота шкафа, мм;
 125 — глубина шкафа, мм;
 894 — ширина шкафа, мм;
 ПТ-9 — количество выходов на гребенке
 для Системы Теплого пола.

Примечание: при монтаже использовать трубы фирмы Rehau марки Railiton flex.
 Подключать с помощью трубок для подключения радиаторов Rehau.
 Все теплопровода изолировать Thepmaflex thetgasoprast S с толщиной стенки 9мм.
 Изменения согласовывать с автором.
 К заорно-регулирующей арматуре обеспечить доступ.
 Указания по монтажу — см. пояснительную записку проекта.
 Перед осуществлением работ по широблнению, сверлению строительных конструкций и т. п., данные работы согласовать со строительной организацией.

Изм.	N уч.	Лист N	доякк. Подпись	Дата	Заказчик частное лицо	Индивидуальный жилой дом по адресу:	Страниц	Лист	Листов
Вед. спец.					Система напольного отопления		Р 6		
ГАП					План первого этажа		Масштаб 1:100		
					Формат А3				

ОВ